


## LEGENDA

SIMBOLO	DESCRIZIONE
	QUADRO GENERALE
	QUADRO NUOVI IMPIANTI
	QUADRO NUOVI UFFICI
	LINEE SU IMPIANTO ESISTENTE
	LINEE SU NUOVO IMPIANTO
	DORSALE DA QNI A QNU
	CASSETTA DI CONNESSIONE
	CAVO DI RETE CAT6
	GRUPPO PRESE UNEL BIPASSO 10/16A SU TORRETTA
	PRESA DATI RJ45 + PRESA TELEFONO RJ11
	PRESA SINGOLA UNEL BIPASSO 10/16 A
	ALIMENTAZIONE ELETTRICA DIRETTA DA QUADRO
	PUNTO COMANDO ILLUMINAZIONE INTERROTTO
	PUNTO COMANDO ILLUMINAZIONE DEVIATO
	PLAFONIERA CON LAMPADINE LED
	LAMPADA DI EMERGENZA
	PULSANTE A TIRANTE
	RONZATORE
	ARMADIO RACK LINEA DATI

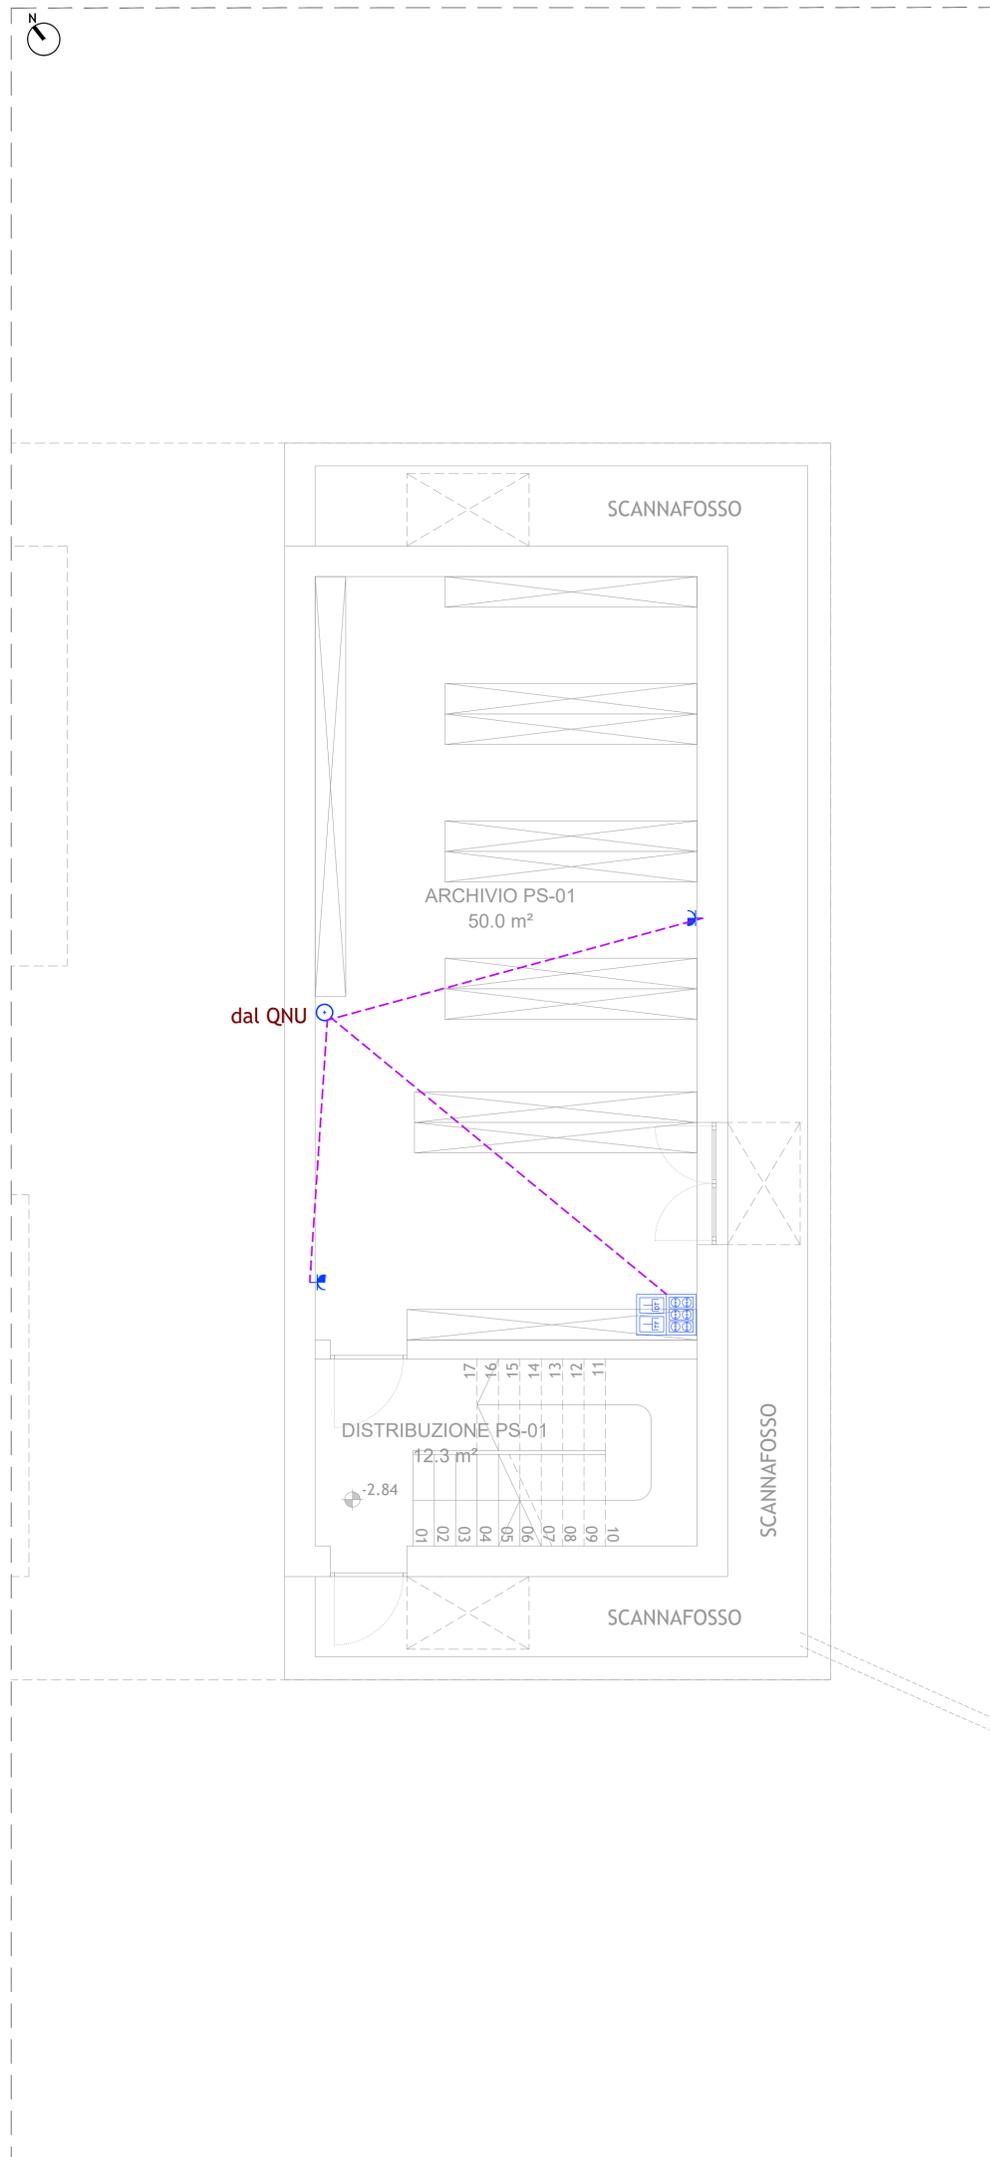

## NOTE GENERALI

- Valutare con impiantisti e strutturisti le forometrie nelle murature
- Tutte le quote sono espresse in metri salvo diversa, specifica annotazione
- Eventuali discordanze tra quote parziali e relative quote totali sono da attribuirsi all'arrotondamento decimale adottato
- Le quote altimetriche sono espresse in mt. salvo diversa, specifica annotazione
- Tutte le misure e quote sono da controllare e verificare in cantiere. Eventuali errori o divergenze vanno riportate alla D.L. prima della esecuzione delle opere
- Considerare le misure e le quote indicate nella tavola, non rilevare graficamente
- Questo disegno deve essere verificato in associazione a tutti i disegni ed indicazioni strutturali ed impiantistiche
- Per posizionamento e dimensione di fori o tubi fare riferimento anche alle tavole impiantistiche e strutturali, eventuali divergenze vanno riferite alla D.L. prima di eseguire le opere
- Per i dettagli delle finiture vedere anche le relative specifiche tavole architettoniche
- Per la disposizione degli intonaci esterni e relative scelte cromatiche vedere le tavole dei prospetti o chiedere espresse indicazioni alla D.L.

PROVINCIA DEL  
SUD SARDEGNA

COMUNE DI  
LUNAMATRONA

PROGETTO  
DEFINITIVO  
ESECUTIVO

RISTRUTTURAZIONE  
MUNICIPIO

Sindaco: ing. Alessandro Merici

R.U.P.: geom. Gianpaolo Setzu

Progettista: arch. Claudio Pia

ARCHITETTURA

L. via pacinotti 47  
09037 san gavinò monreale  
T. +39 347 5118094  
E. claudio@architettura.com

Elaborato: 18025\_PDE-IM-1004\_00.pdf  
IMPIANTO ELETTRICO FORZA MOTRICE  
PIANO SEMINTERRATO

Scala: 1:50

Revisione: 00

Data: novembre 2018

Codice:

18025\_PDE-IM-1004\_00