


LEGENDA	
SIMBOLO	DESCRIZIONE
	QUADRO GENERALE
	QUADRO NUOVI IMPIANTI
	QUADRO NUOVI UFFICI
	LINEE SU IMPIANTO ESISTENTE
	LINEE SU NUOVO IMPIANTO
	DORSALE DA QNI A QNU
	CASSETTA DI CONNESSIONE
	CAVO DI RETE CAT6
	GRUPPO PRESE UNEL BIPASSO 10/16A SU TORRETTA
	PRESA DATI RJ45 + PRESA TELEFONO RJ11
	PRESA SINGOLA UNEL BIPASSO 10/16 A
	ALIMENTAZIONE ELETTRICA DIRETTA DA QUADRO
	PUNTO COMANDO ILLUMINAZIONE INTERROTTO
	PUNTO COMANDO ILLUMINAZIONE DEVIATO
	PLAFONIERA CON LAMPADINE LED
	LAMPADA DI EMERGENZA
	PULSANTE A TIRANTE
	RONZATORE
	ARMADIO RACK LINEA DATI

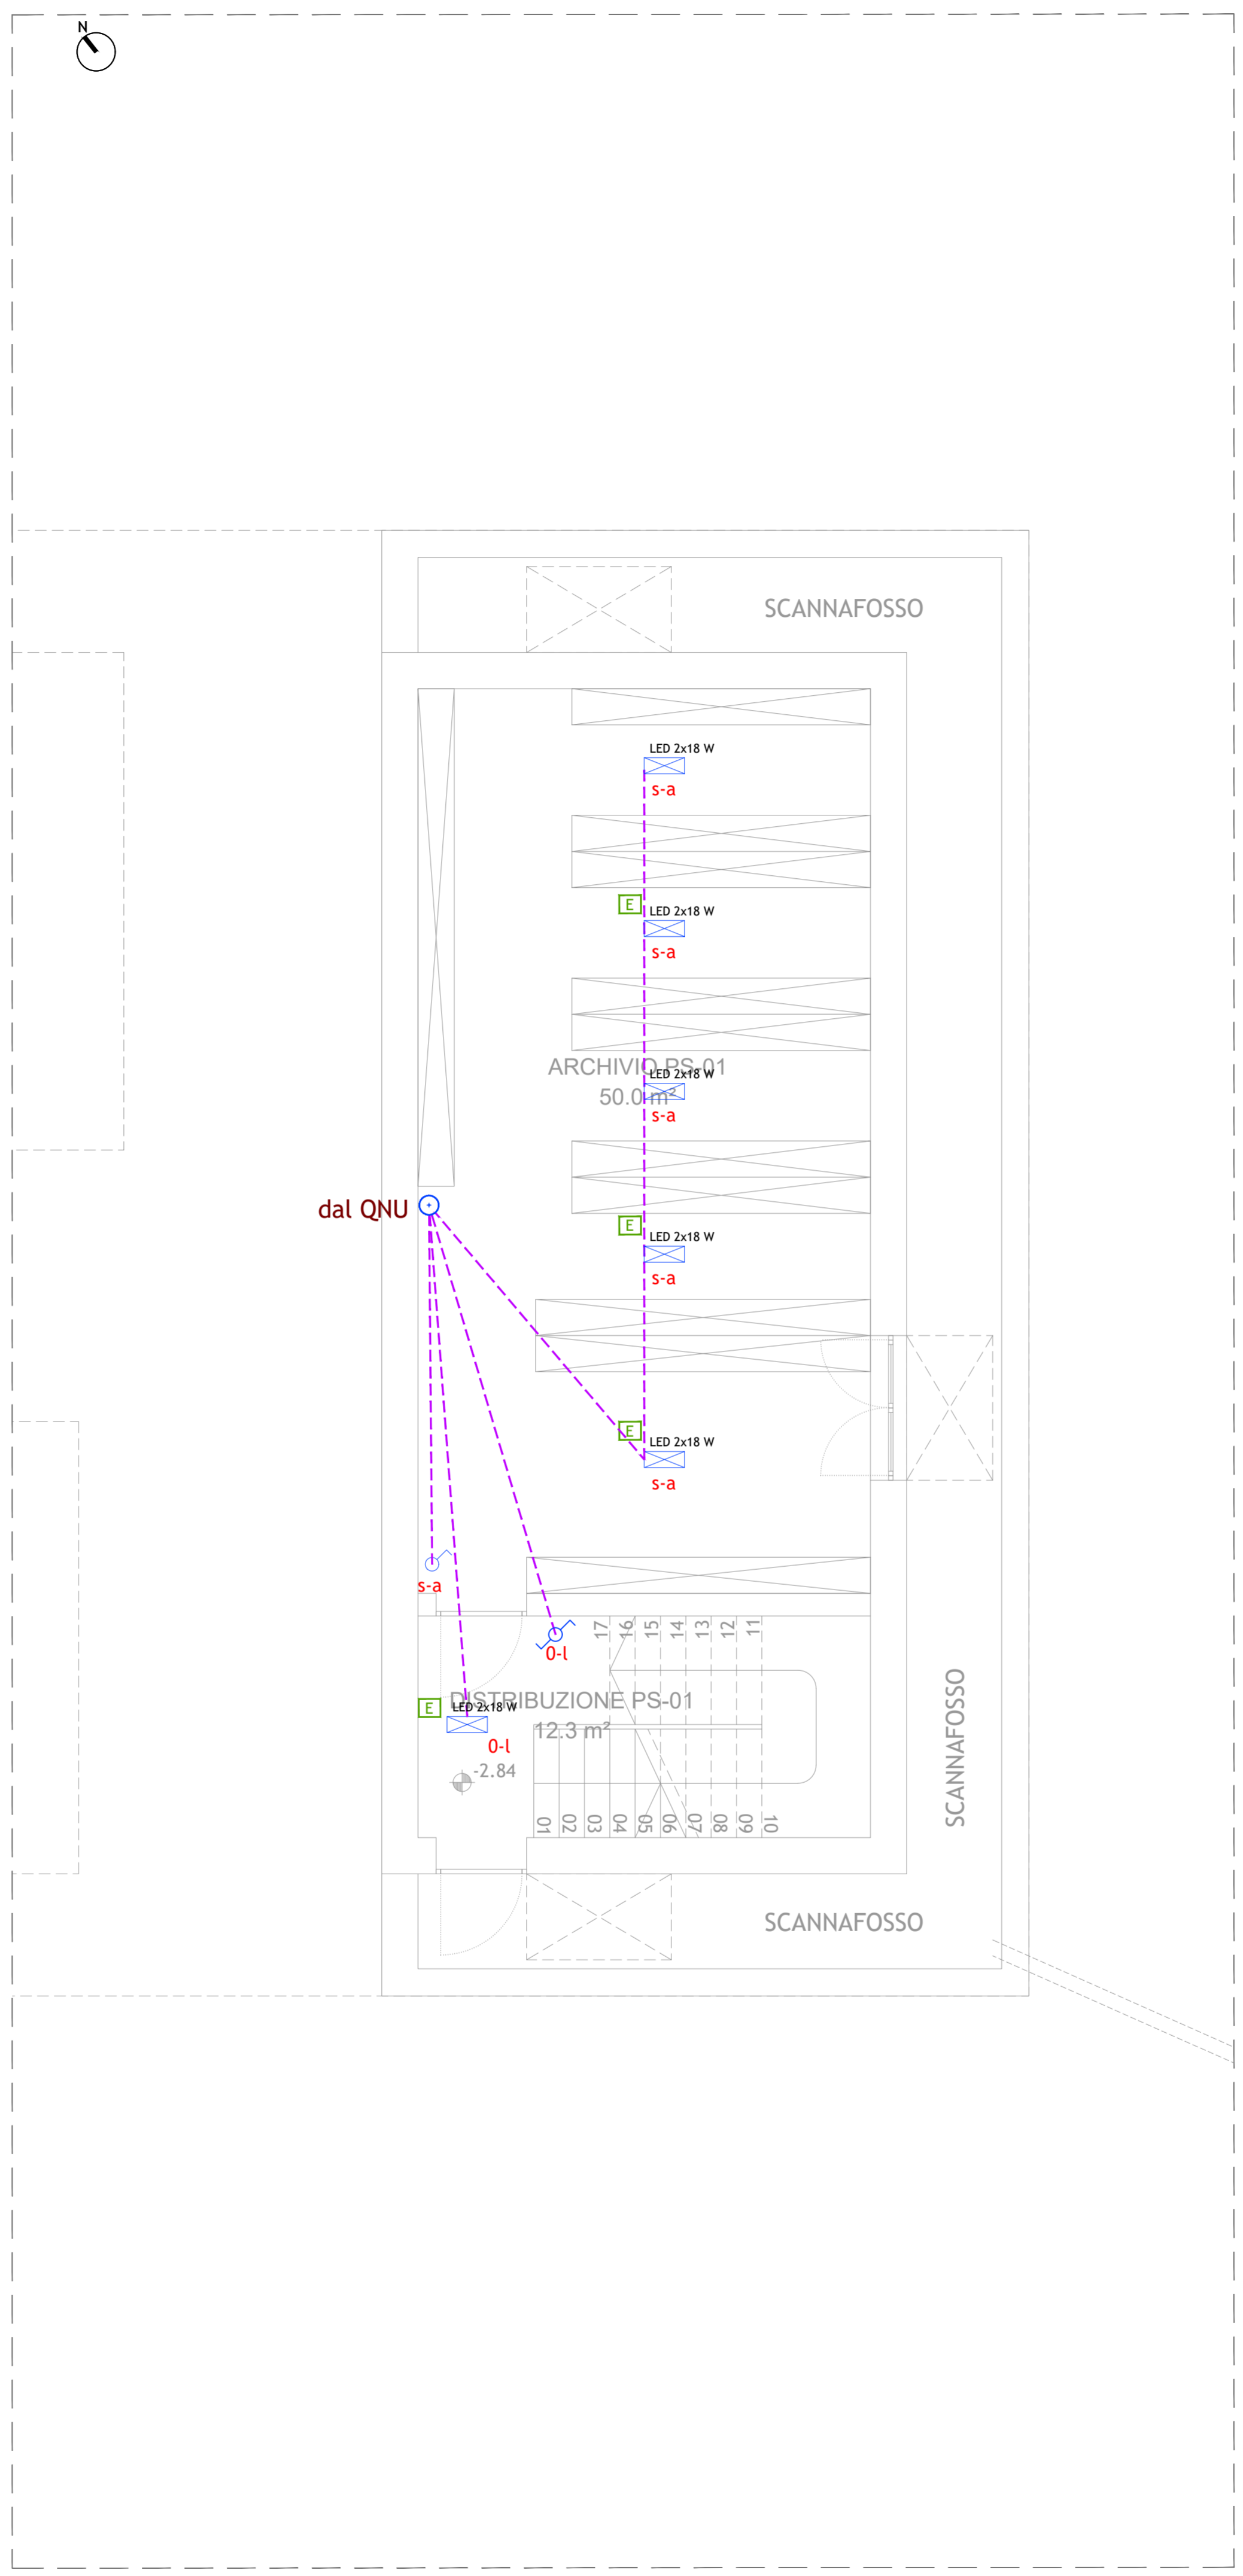

- NOTE GENERALI**
- Valutare con impiantisti e strutturisti le forometrie nelle murature
 - Tutte le quote sono espresse in metri salvo diversa, specifica annotazione
 - Eventuali discordanze tra quote parziali e relative quote totali sono da attribuirsi all'arrotondamento decimale adottato
 - Le quote altimetriche sono espresse in mt. salvo diversa, specifica annotazione
 - Tutte le misure e quote sono da controllare e verificare in cantiere. Eventuali errori o divergenze vanno riportate alla D.L. prima della esecuzione delle opere
 - Considerare le misure e le quote indicate nella tavola, non rilevare graficamente
 - Questo disegno deve essere verificato in associazione a tutti i disegni ed indicazioni strutturali ed impiantistiche
 - Per posizionamento e dimensione di fori o tubi fare riferimento anche alle tavole impiantistiche e strutturali, eventuali divergenze vanno riferite alla D.L. prima di eseguire le opere
 - Per i dettagli delle finiture vedere anche le relative specifiche tavole architettoniche
 - Per la disposizione degli intonaci esterni e relative scelte cromatiche vedere le tavole dei prospetti o chiedere espresse indicazioni alla D.L.

**PROVINCIA DEL
SUD SARDEGNA**

**COMUNE DI
LUNAMATRONA**

**PROGETTO
DEFINITIVO
ESECUTIVO**

**RISTRUTTURAZIONE
MUNICIPIO**

Sindaco: ing. Alessandro Merici

R.U.P.: geom. Gianpaolo Setzu

Progettista: arch. Claudio Pia

via pacinotti 47
09037 san gavinò monreale
+39 347 5118094
claudio@architettura.com

Elaborato: 18025_PDE-IM-1007_00.pdf
IMPIANTO ELETTRICO ILLUMINAZIONE
PIANO SEMINTERRATO

Scala: 1:50
Revisione: 00
Data: novembre 2018
Codice: 18025_PDE-IM-1007_00

Il presente documento è copia del progetto, del quale l'autore è l'architetto Claudio Pia. È vietata espressamente la ristampa o l'uso non autorizzato senza permesso scritto dall'autore.